


PLANTA DE COBERTURA
CASA DE MÁQ. AR CONDICIONADO
ESCALA 1:50

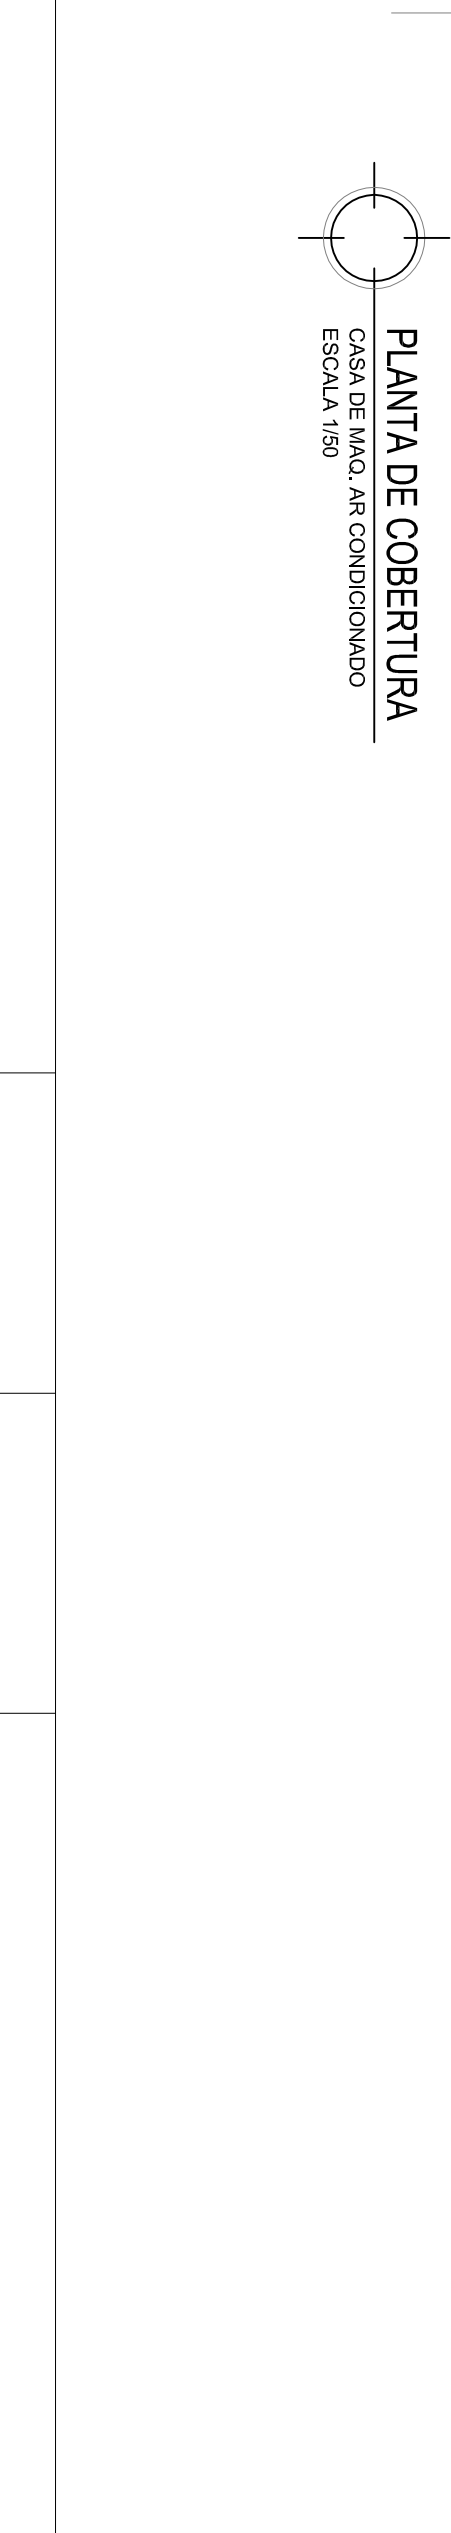

COORDENADOR: ARO. MARCIA PINHEIRO CAU-421359-4 (RESPONSÁVEL LEGAL)			
CHEFE DE PROJETOS: ARO. ROSANA DE LEO CAU 118234-6			
RESPONSÁVEL TÉCNICO: NELSON DAMASCENO CREX 29027-0			
RESPONSÁVEL TÉCNICO: ARO. NELSON DAMASCENO CREX 29027-0			
REFORMA E AMPLIAÇÃO DO CENTRO CIRÚRGICO			
CAMPUS CANELA			
SALVADOR			
PLANTA BAIXA CASA DE MÁQUINAS AR CONDICIONADO			
ARQUITETURA	EXECUTIVO	PROJETO	04
MAR/2017	1/50	PRISCILA PACHECO	04/05